


Investor: Gmina Grodzisko Dolne 37-306 Grodzisko Dolne 125a	
Zadanie: BUDOWA ODCINKÓW SIECI WODOCIĄGOWEJ W GRODZISKU DOLNYM I 1019/1 W GRODZISKU DOLNYM	
Temat: CZĘŚĆ I na działkach ewid. 1018/3, 1019/1 w Grodzisku Dolnym i 1018/3, 1007, 1008, 1009 w Grodzisku Dolnym	
CZĘŚĆ II na działkach ewid. 1008, 1007, 1006 w Grodzisku Dolnym	
Branża: SANITARNIA	
Stadium: PB	PROJEKT BUDOWLANY
adres: dz. nr ew. 181, 211/1, 216 obręb: 180802, 2.0015 Grodzisko Dolne	Skala: 1:500
Projektował: mgr inż. Nicpoh Krzysztof	Sprawił: mgr inż. Bogdan Jucha
UAM/III/7342/113/98 sanit.	PDK/0174/PWOS/05 sanit.
Data: 12.2019	



STAROSTA LEŻAJSKI
 Na podstawie art. 28b ust. 3 ustawy z dnia 17 maja 1989 r. Prawo geodezyjne i kartograficzne (tekst jednolity Dz. U. z 2017 r. poz. 2191 z późn. zm.) w siedzibie Starostwa Powiatowego w Leżajsku ul. Kopernika 8
 w dniu **21.01.2020**
 PRZEPROWADZONO KOORDYNACJE USTAJOWANIA /
 PROJEKTOWANYCH SIECI UZBROJENIA TERENU /
 PRZYJĄCZY I SPORĄDZONO PROTOKÓŁ Z NARADY
Z up. STAROSTY
Bogusław Cagara
 K.S.P. K.T.O.R.
 (podpis przewodniczącego zarządu koordynacyjnej)
 GN.6630 12/2020
 31.01.2020

Oświadczam, że treść mapy na której wykonano niniejszy projekt jest zgodna z treścią mapy projektowej przyjętej do zasobów geodezyjnych przez Starostwo Leżajskie dnia 26-09-2019r. pod nr P.1808.2019.1419
 mgr inż. *[Signature]*
 Instalacje wodociągowe i kanalizacyjne
 PDK/0174/PWOS/05

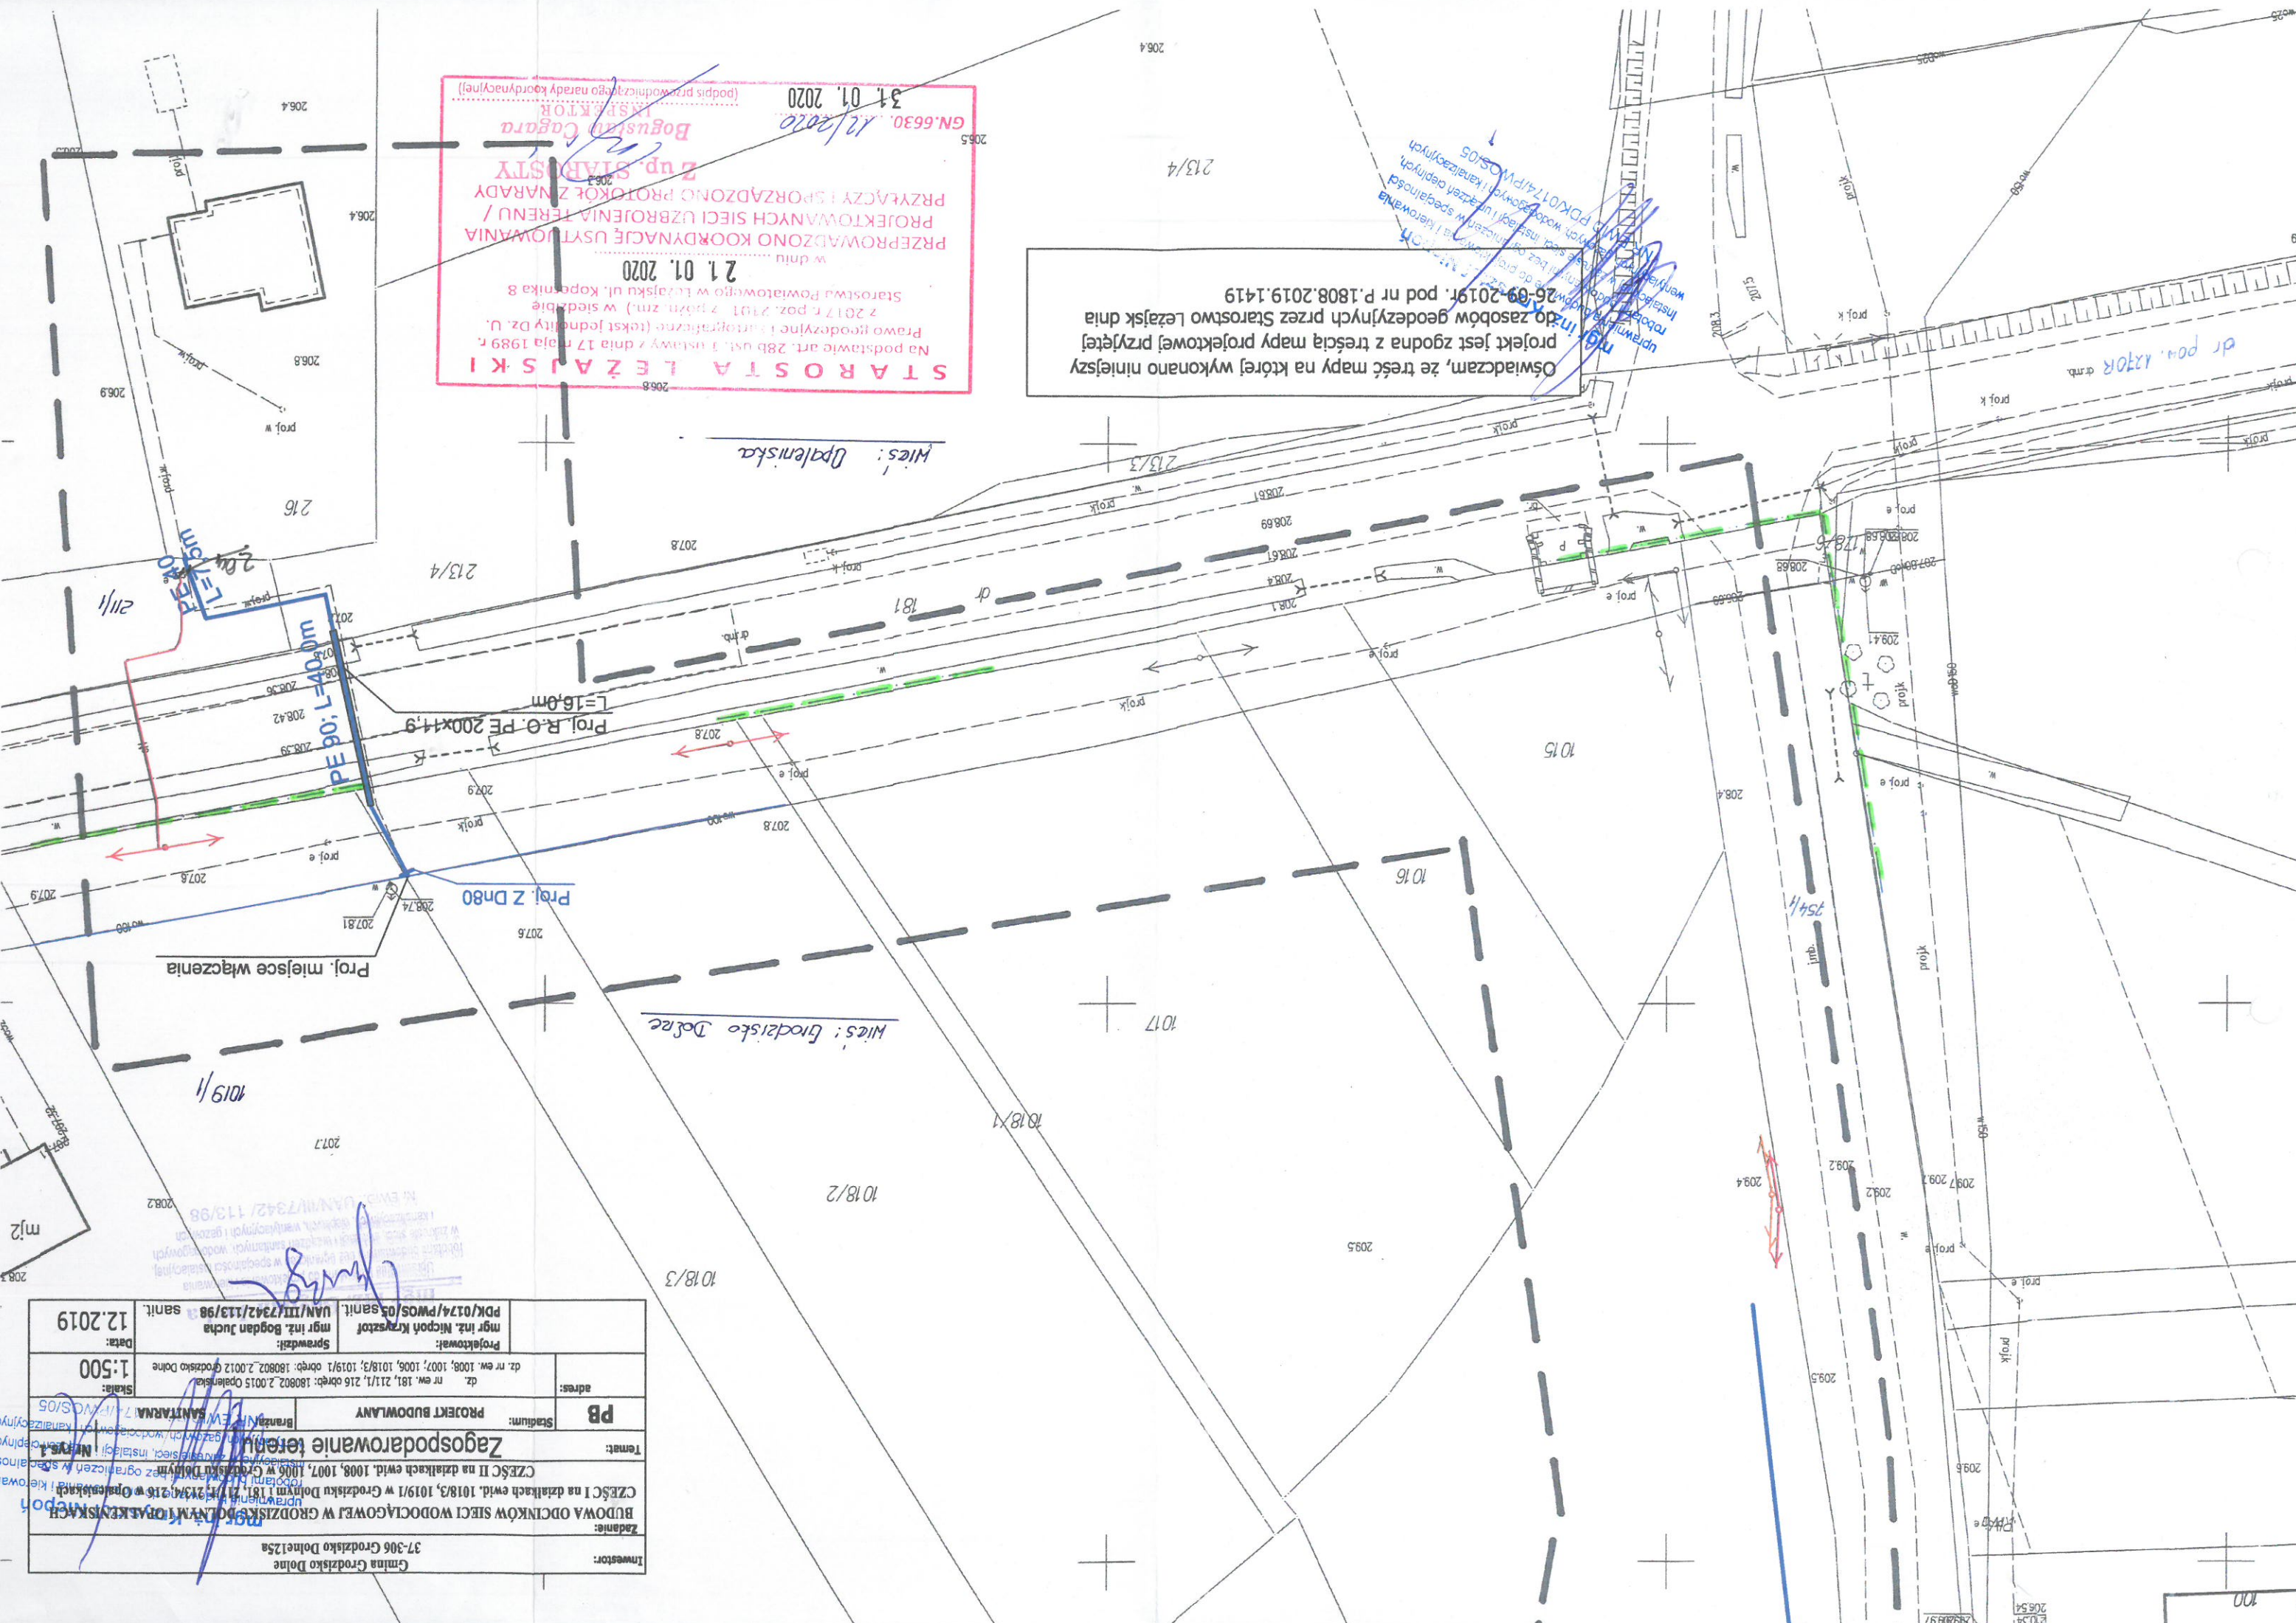